

STAROSTA ŚWIECKI

Załącznik do decyzji nr 1821/2019

znak 1821/2019

z dnia 15.11.2019

z up. Starosty Świeckiego  
Kierownik  
Wydziału Architektury i Budownictwa

*[Signature]*  
inż. Jolanta Schmidt

 


 
 







 

 
## MAPA DO CELÓW PROJEKTOWYCH

SKALA 1:500

Nie wyklucza się istnienia w terenie innych nie wykazanych na niniejszej mapie urządzeń podziemnych, które nie były zgłoszone do inwentaryzacji lub są w trakcie realizacji.

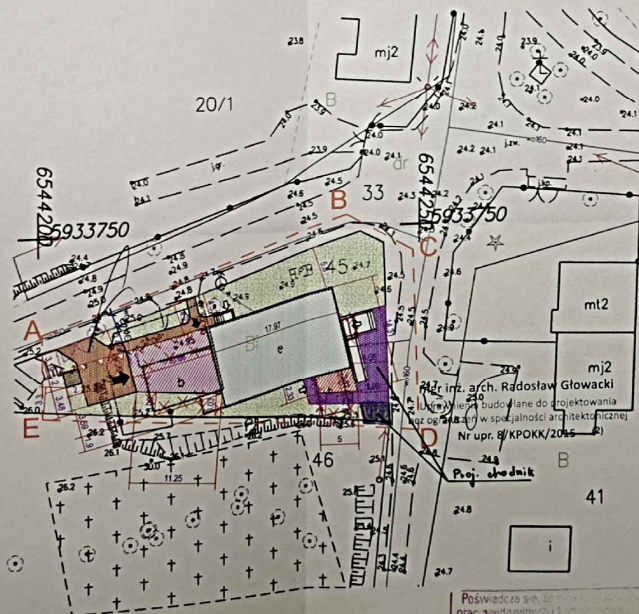
KERG: 6640.2078.2017

**LEGENDA:**

-  Istniejący budynek świetlity podlegający remontowi  
 Budynek kotłowni - projektowany  
 Budynek remizy OSP - projektowany  
 Budynek dawnej remizy oraz pozostałe elementy podlegające rozbiórze  
 Nieczynny skup energetyczny do likwidacji  
 Chodniki z kostki beton. gr. 6 cm  
 Dojazd z kostki beton. gr 8 cm  
 Miejsce gromadzenia odpadów stałych  
 Nawierzchnia trawiasta  
 Schody i podjazd do budynku dla os. niepełnosprawnych  
 Wejścia do budynku  
 Linia zabudowy  
 Obszar opracowania  
 Ogrodzenie projektowane wys. 1,4 m  
 Furta szer. 1,00 m oraz brama szer. 4,0 m wys. 1,4 m
- Uzgodniono pod względem wytycznych higienicznych i zdrowotnych dla  
~~budynków~~ z zastrzeżeniami  
 przy wytycznych higienicznych i zdrowotnych  
 przy wytycznych higienicznych i zdrowotnych
- mgr inż. Jadwiga Zaklarska  
 odpowiedzialna za wytyczne higieniczne i zdrowotne  
 ul. 42-8079 w Zakł. Budownictwa Ogólnego  
 Tel. Służby 220761  
 86-300 Grudziądz ul. Główna 8, tel. 028 580 850
- 2019  
 5.11.2019  
 Za zgodność z oryginałem  
 mgr inż. Piotr Świrski
- RZECZPOZNAWCA DLA SPRAW  
 ZPRAWNIAJĄCY PRZECIWPÓŻAROWYCH  
 Edward Wikowski Nr upr. 216/93  
 2019.05.23.2019  
 Zgodność projektu z wymogami  
 ochrony przeciwpożarowej  
 SZCZEGÓLNY z uwagami

RZECZOZNAWCA DO SPRAW  
ZABEZPIECZEN PRZECIWOPOZAROWYCH  
inż. Edward Witkowski Nr upr. 216/93  
Zgodność projektu z wymogami  
ochrony przeciwpożarowej  
STWIERDZAM  
bez uwag z uwagami

Za zgodność z oryginałem  
mgr inż. Piotr Świątek



ZESPÓŁ UZGADNIANIA DOKUMENTACJI PROJEKTOWEJ  
w Świdczu  
W granicach opracowania mapy nie występuje  
projektowana sieć urobionia uległemu w ZU/D  
Zespół Uzgodnień  
Dokumentacji Projektowej  
02.11.2017  
Zup Starostwa Gminy  
Specjalny Dział D.S.  
Bleki  
w Binarow

Powstała sie potrzeba  
prace geodetyczne i techniczny wyklad

Pracownik w tym celu  
zadaniem zabrał do  
geodetycznego zasobu

Główny kierownik  
zadania przydzielony


Kierownik  
zadania przydzielony

z up. Starosty Świąckiego  
**KIEROWNIK**  
Powiatowego Ośrodka Dokumentacji  
Geodezyjnej i Katastralczej

**Stefan Staszek**

Inicjał: [nieczytelny] podpis: [nieczytelny]  
miejscowy organ

02.11.2017

Nazwa firmy: <b>Dragage 7A, 86-134 Dragacz</b>	
Przedsiębiorstwo budownictwa (wieloletnie), do budowy budynku kotłowni oraz rozbiórki istniejącego i budowa nowego budynku ramy OSP w miejscowości Piśno	
	Pracownia projektowa architektkowo - budowlana <b>"PSBUD" mgr Inż. Piotr Świrzyński</b>  86-303 Wąchoła Szalskiego 87 6 tel. kom. 607-630-777 e-mail: psbud@interia.pl
Nazwa Wykonawcy: <b>PROJEKT ZAGOSPODAROWANIA TERENU</b>	Data: <b>1:500</b>
Nazwa: <b>Projekt budowlany</b>	Data: <b>21.02.2019r.</b>
Funkcja: PROJEKTANT mgr inż. arch. Radosław Głowacki PROJEKTANT mgr inż. Piotr Świrzyński OPRAWDZAJĄCY inż. Dawid Kozmowski	Nr uprawnień: 8/SP02/2015 KUP/ELW/PWQ/09 -
Specjalność: ARCHITECTONICZNA KONSTRUKCYJNA	Podpis: 